


zgodnie z wymaganiami higienicznymi
i sanitarnymi bez zastrzeżeń (z zastrzeżeniami)

8.04.2022
25/22

inż. ANNA WOLASIK rzeczoznawca do spraw
sanitarnohigienicznych nr uprawnień 82-BPiO/94
w zakresie odmiennych warunkach projektowych
obiekty budowlane przemysłowe i ogólnego
bez zmian wadliwych
44-200 Rybnik, ul. Dworek 5a/31 Tel.: 501 370 701

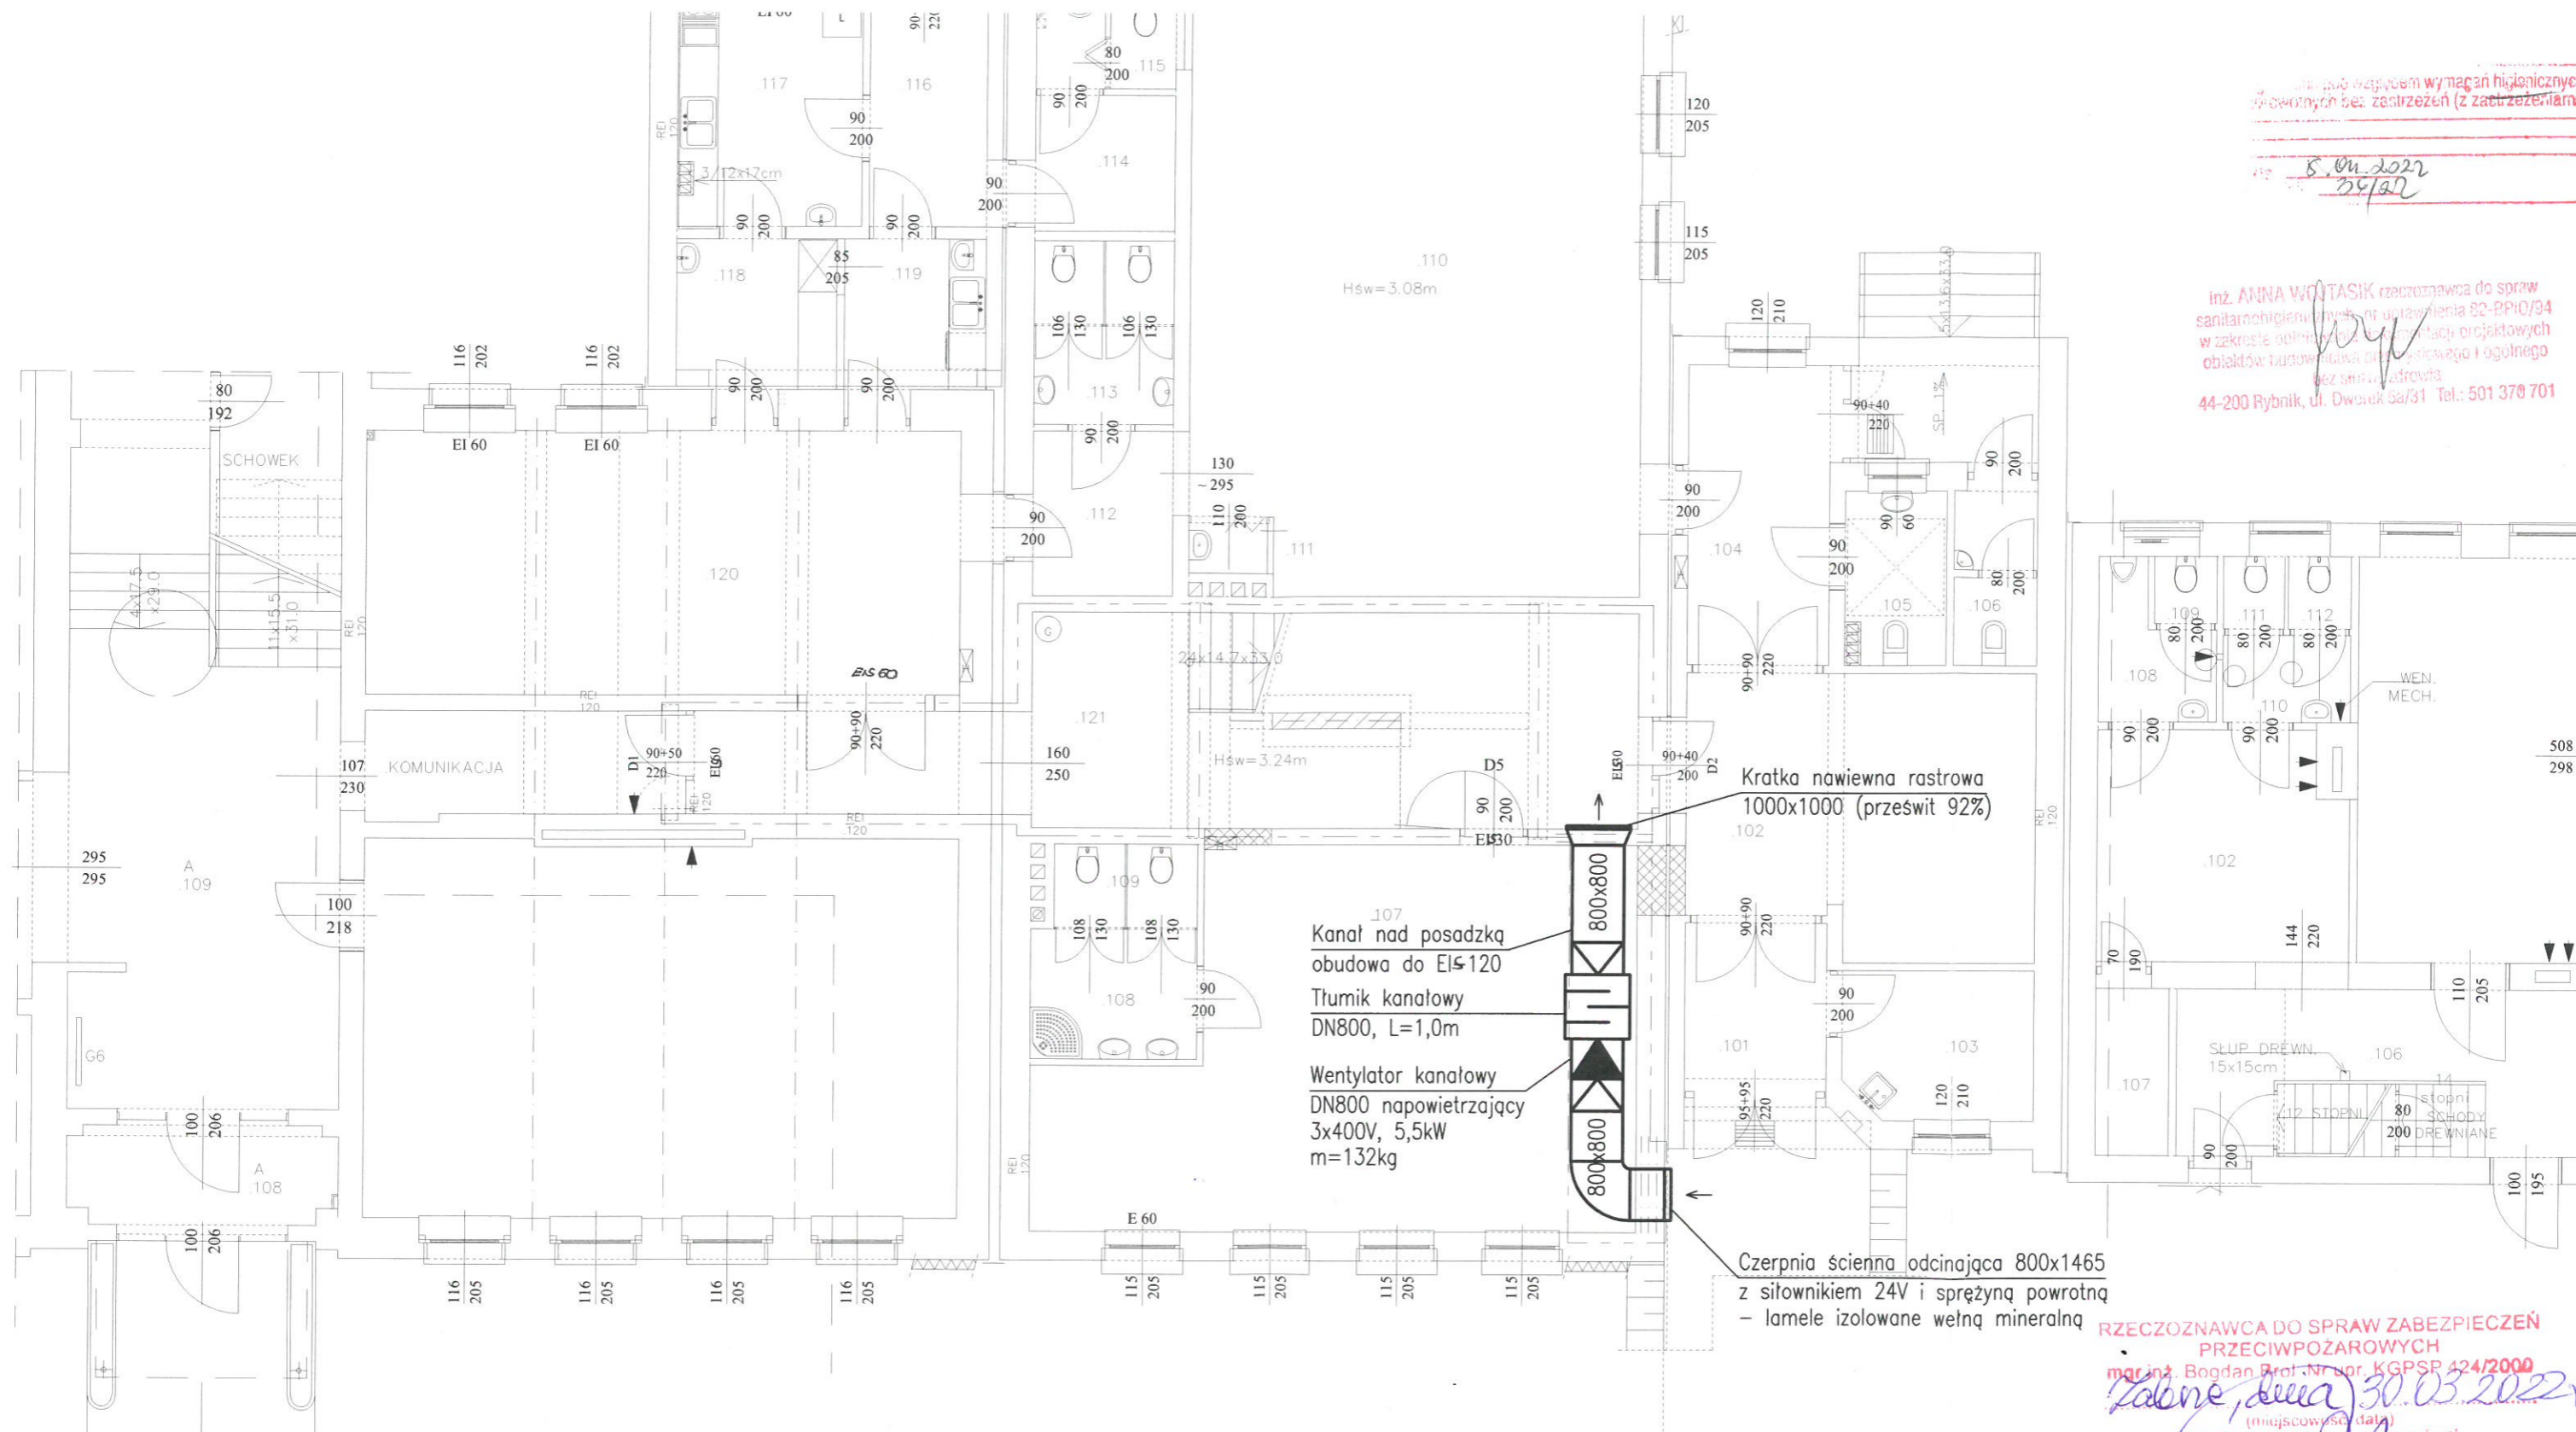

Kanał nad posadzką
obudowa do EI≤120
Tłumik kanałowy
DN800, L=1,0m
Wentylator kanałowy
DN800 napowietrzający
3x400V, 5,5kW
m=132kg

Kratka nawiewna rastrowa
1000x1000 (prześwit 92%)

Czerpnia ścienna odcinająca 800x1465
z siłownikiem 24V i sprężyną powrotną
- lamele izolowane wełną mineralną

101 KORYTARZ (płytki gresowe)	5.20m ²	112 KORYTARZ (płytki gresowe)	5.30m ²
102 SZATNIA (płytki gresowe)	22.40m ²	113 WĘZEL SANITARNY (płytki gresowe)	5.80m ²
103 POM. PERSONELU (płytki gresowe)	10.00m ²	114 POM. PERSONELU (płytki gresowe)	4.40m ²
104 KORYTARZ (płytki gresowe)	4.00m ²	115 W.C. + SIONKA (płytki gresowe)	2.80m ²
105 W.C. NIEPEŁNOSPRAW. (płytki gresowe)	3.20m ²	116 KORYTARZ (płytki gresowe)	6.30m ²
106 W.C. + SIONKA (płytki gresowe)	43.90m ²	117 PRZYJĘCIE CATERINGU (płytki gresowe)	9.90m ²
107 SALA ZAJĘĆ DLA DZ. MŁODSZYCH (wykf.)	5.00m ²	118 ROZDZIELNIA (płytki gresowe)	5.60m ²
108 WĘZEL SANITARNY (płytki gresowe)	2.70m ²	119 ZMYWALNIA (płytki gresowe)	5.00m ²
109 KABINY SANITARNE (płytki gresowe)	62.50m ²	120 JADALNIA (płytki gresowe)	37.30m ²
110 SALA ZAJĘĆ DLA DZ. MŁODSZYCH (wykf.)	0.90m ²	121 KLATKA SCHODOWA (płytki gresowe)	29.50m ²
111 SKŁADZIK PORZĄDKOWY (pł. gresowe)			

TEMAT:
PRZEBUDOWA I ZMIANA SPOSOBU UŻYTKOWANIA
CZĘŚCI BUDYNKU SZKOŁY NA POTRZEBY PRZEDSZKOLA
PIECE, UL. RYDUŁTOWSKA

TYTUŁ RYSUNKU:
RZUT PARTERU - WENTYLACJA

PROJEKTOWAŁ: mgr inż. Krzysztof LACHOWICZ
SPRAWDZIŁ: mgr inż. Agata LACHOWICZ
SLK/0476/POOS/04
SLK/8422/PBS/18

DATA:
03.2022r.

SKALA:
1:100

RYS.NR

RZECZOZNAWCA DO SPRAW ZABEZPIECZEŃ
PRZECIWOPOŻAROWYCH
mgr inż. Bogdan Prok. Nr upr. KGPS 424/2000

Zobacz, data 30.03.2022r.

(miejscowość, data)
Zgodność projektu z wymaganiami
Ochrony przeciwpożarowej
stwierdzam

bez uwag

z uwagami