


TEMAT: PRZEBUDOWA I ZMIANA SPOSOBU UŻYTKOWANIA CZĘŚCI BUDYNKU SZKOŁY NA POTRZEBY PRZEDSZKOŁA PIECZ, UL. RYDUŁTOWSKA		DATA: 03.2022r.
TYTUŁ RYSUNKU: RZUT PIĘTRA INSTALACJA C.O.		SKALA: 1:100
PROJEKTOWAŁ: mgr inż. Krzysztof LACHOWICZ		RYS.NR 5
SPRAWDZIŁ: mgr inż. Agata LACHOWICZ		

201 SALA ZAŁĘC DLA 19 DZIECI (wykładzina)	46.20m ²
202 SALA ZAŁĘC DLA 25 DZIECI (wykładzina)	63.20m ²
203 KŁATKA SCHODOWA (płytki gresowe)	30.70m ²
204 SCHOWEK (płytki gresowe)	3.20m ²
205 WĘZEŁ SANITARNY + W.C. (płytki gresowe)	5.10m ²
206 KABINY SANITARNE (płytki gresowe)	2.40m ²
207 WĘZEŁ SANITARNY (płytki gresowe)	4.80m ²
208 KABINY SANITARNE (płytki gresowe)	2.90m ²

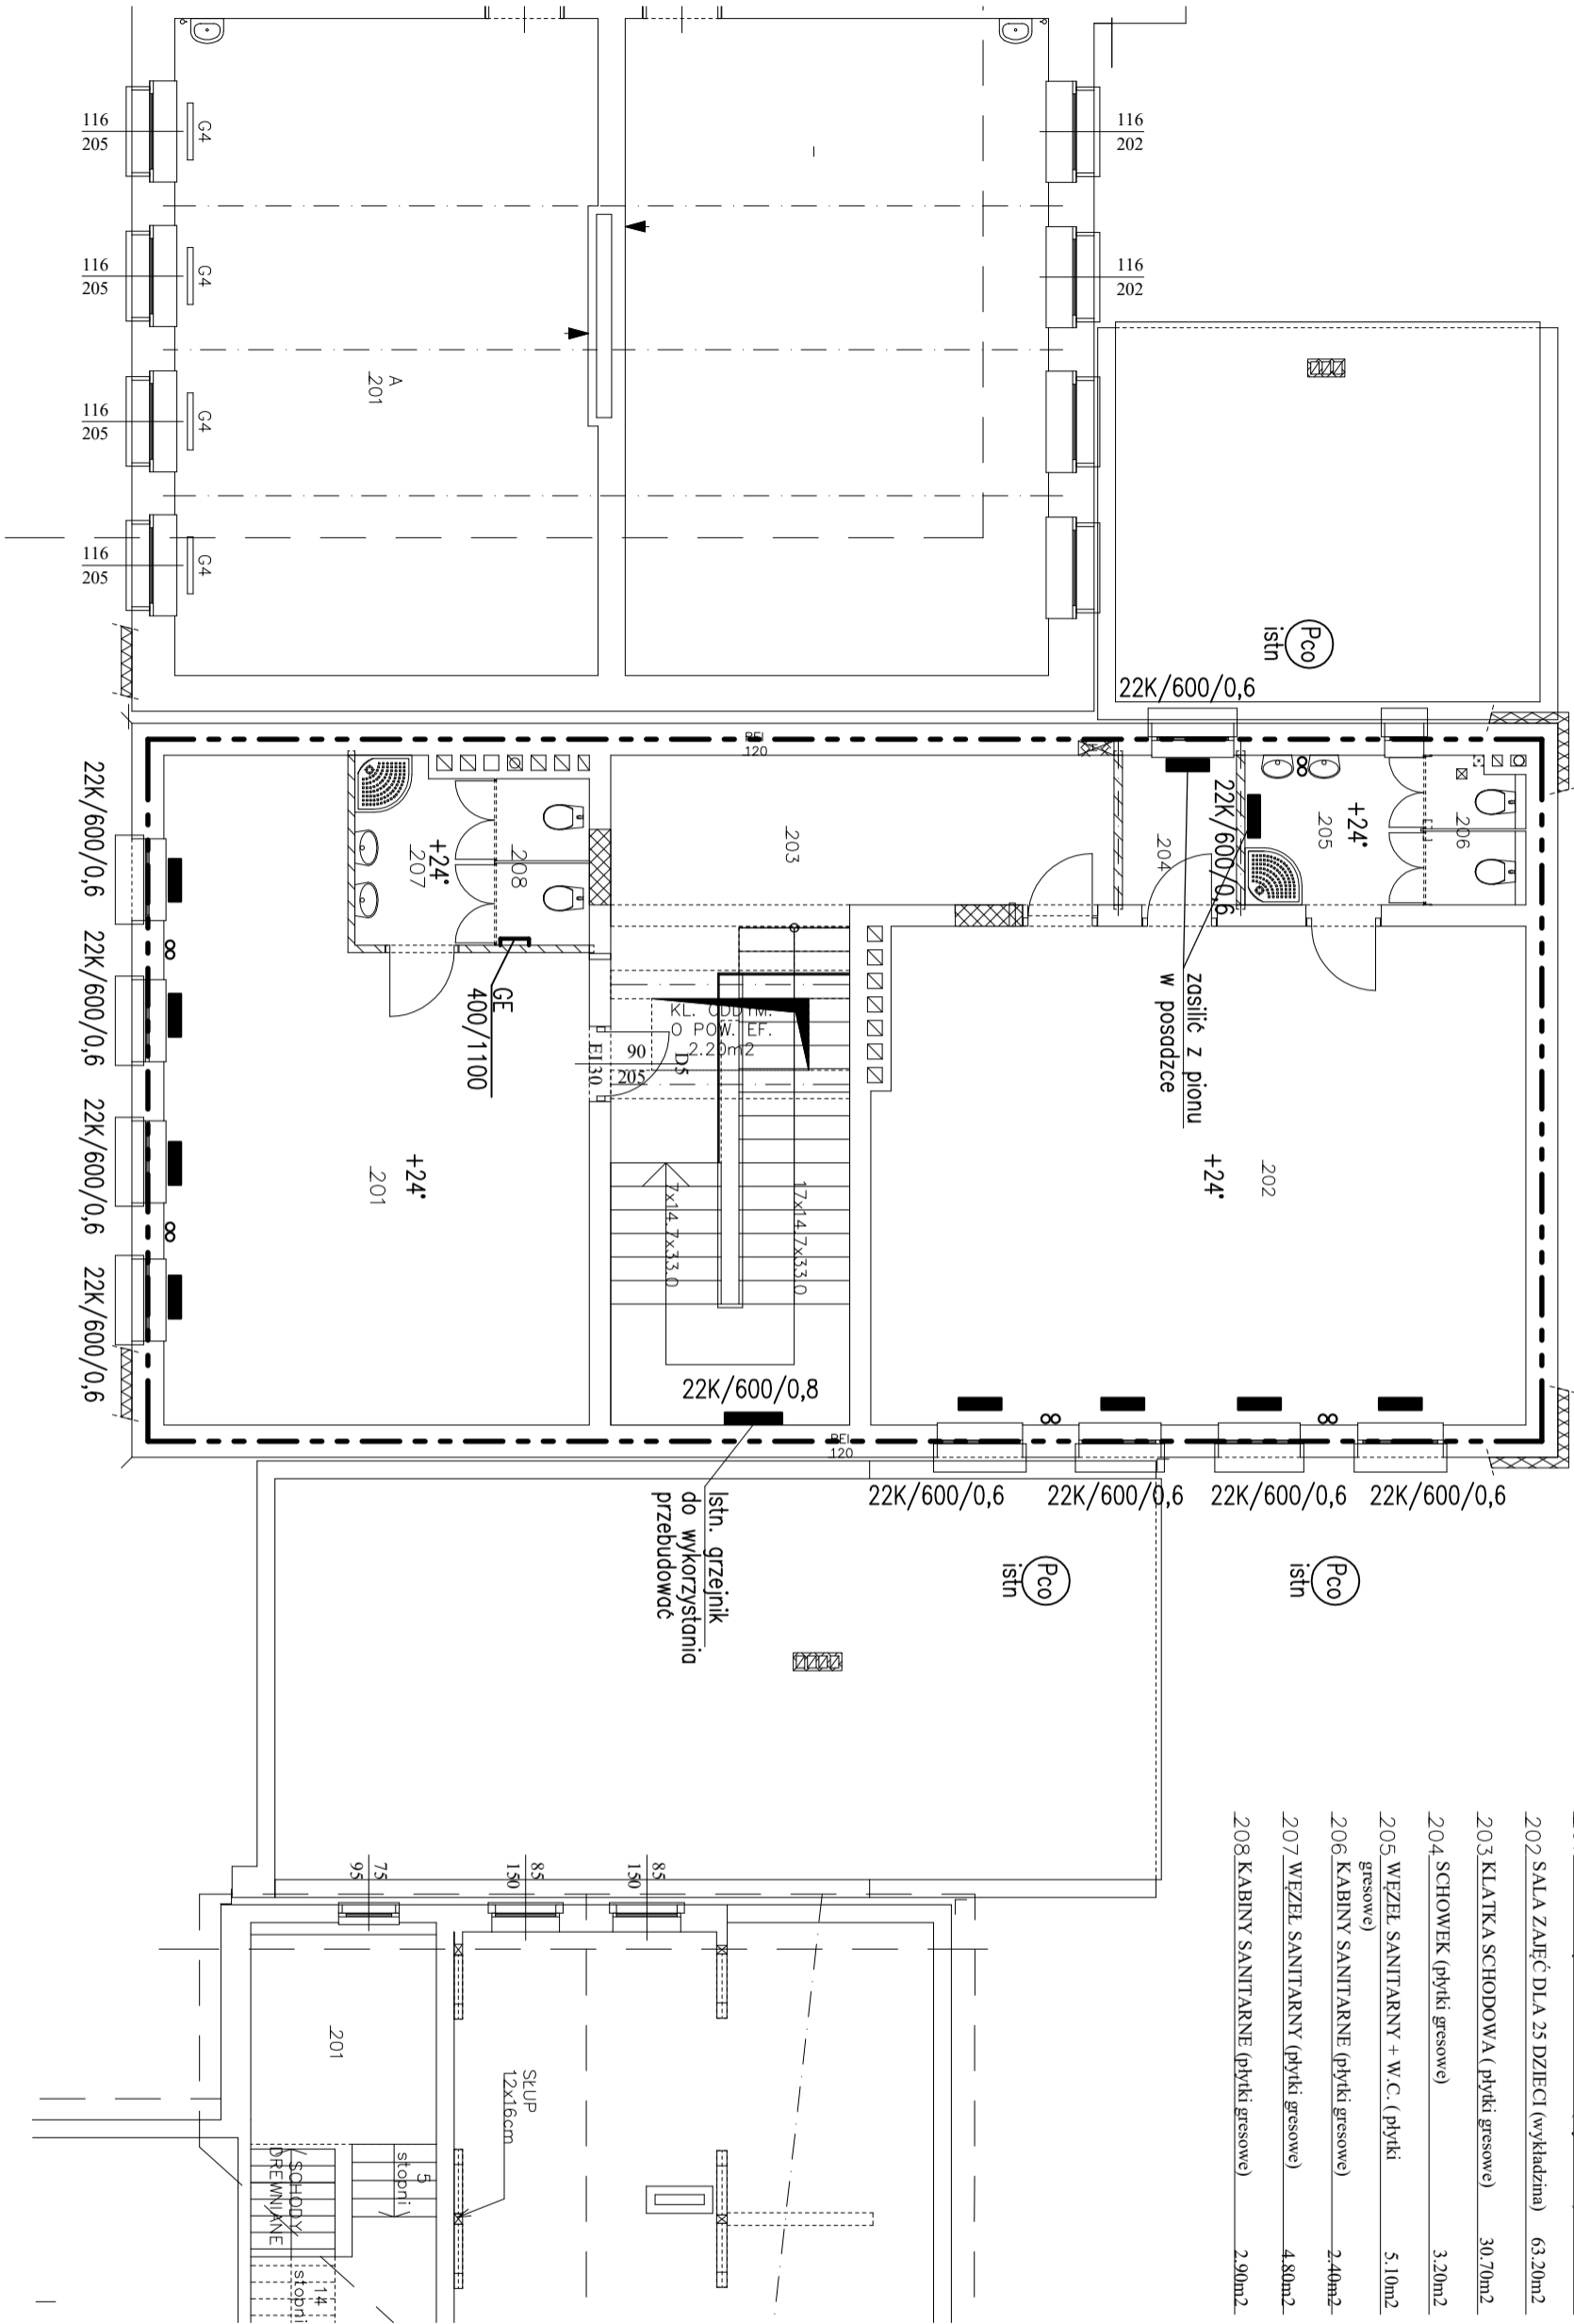

- OZNACZENIA

21K/600/1,12

PROJ. GRZEJNIK STALOWY PŁYTOWY
Z PODŁĄCZENIEM BOCZNYM
- GE 400/1100

PROJ. GRZEJNIK WODNY ŁAZIENKOWY
Z GRZALKĄ ELEKTRYCZNĄ 600W
- Pco istn

ISTNIEJĄCY PION C.O.