


- 201 SALA ZAŁĘC DLA 19 DZIECI (wykładzina) 46,20m²
- 202 SALA ZAŁĘC DLA 25 DZIECI (wykładzina) 63,20m²
- 203 KŁATKA SCHODOWA (płytki gresowe) 30,70m²
- 204 SCHOWEK (płytki gresowe) 3,20m²
- 205 WĘZEŁ SANITARNY + W.C. (płytki gresowe) 5,10m²
- 206 KABINY SANITARNE (płytki gresowe) 2,40m²
- 207 WĘZEŁ SANITARNY (płytki gresowe) 4,80m²
- 208 KABINY SANITARNE (płytki gresowe) 2,90m²

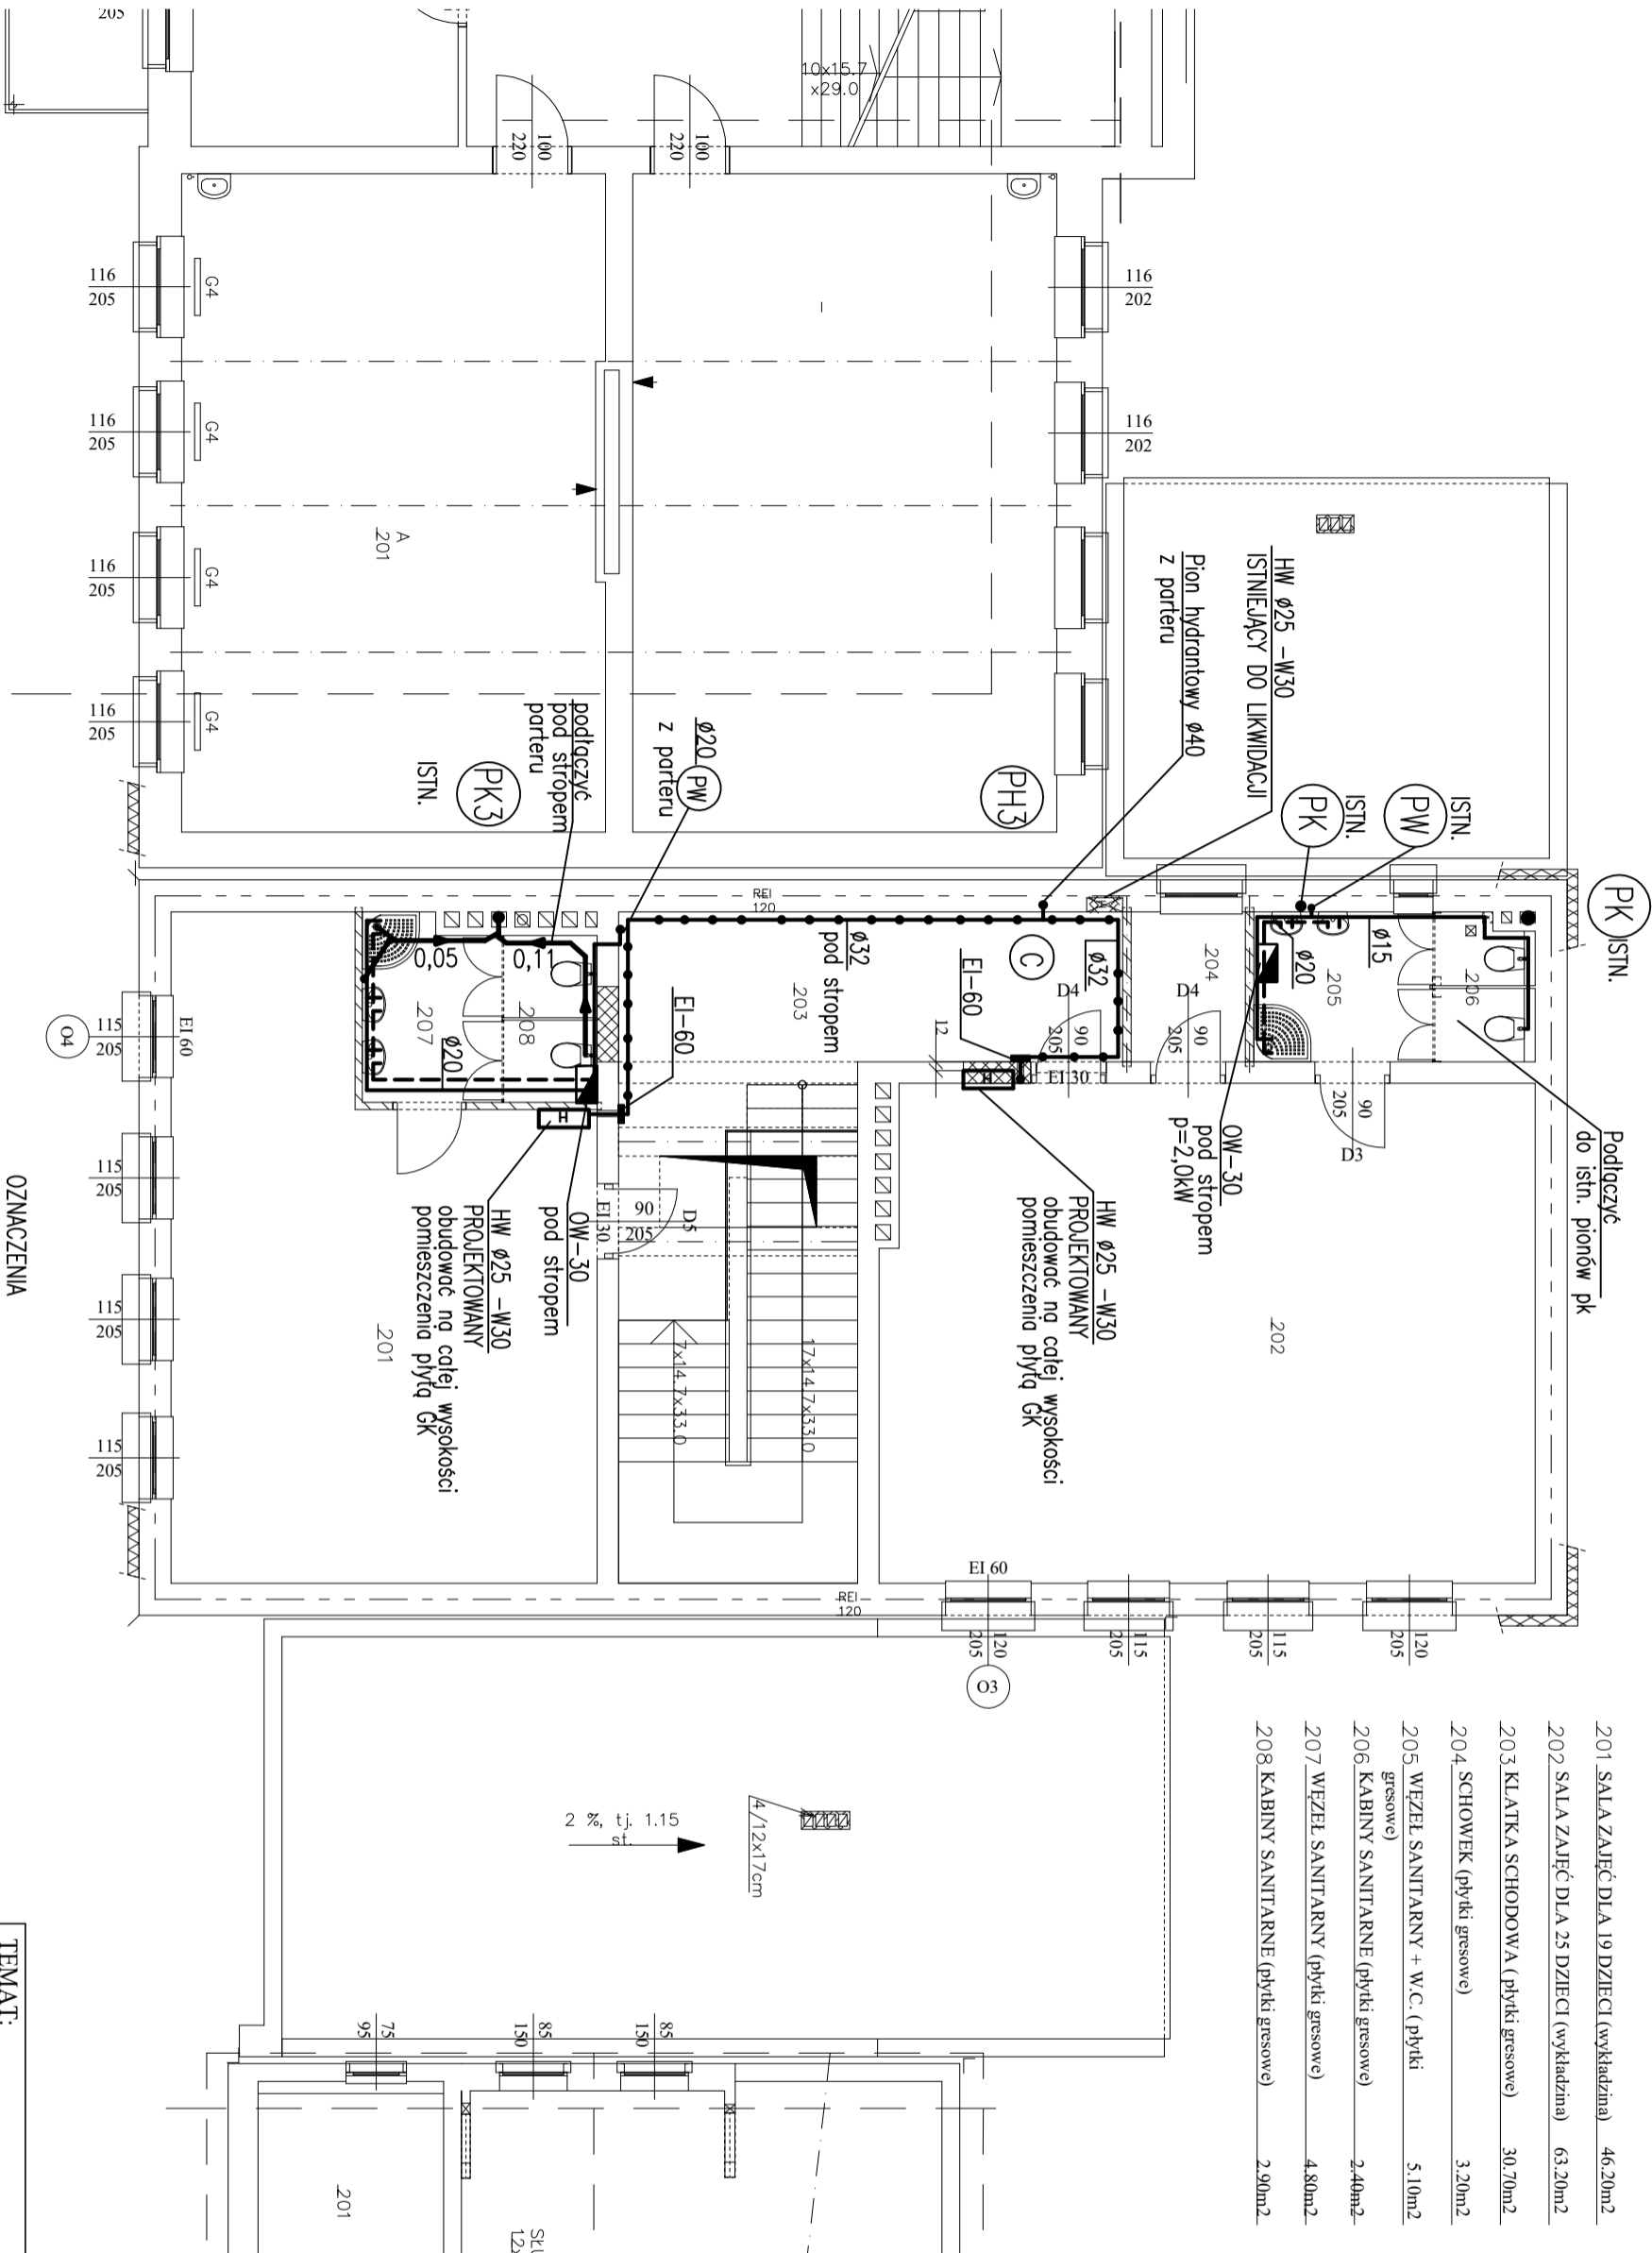

OZNACZENIA

— Projektowana instalacja wody zimnej
- - - Projektowana instalacja wody ciepłej

— Projektowana instalacja p.pożarowa hydrantowa

HW Ø25 – W30
PROJEKTOWANY



Projektowany hydrant p.poz.Ø25

Istniejący pion hydrantowy



TEMAT: PRZEBUDOWA I ZMIANA SPOSOBU UŻYTKOWANIA CZĘŚCI BUDYNKU SZKOŁY NA POTRZEBY PRZEDSZKOŁA PIECZ, UL. RYDUŁTOWSKA		DATA: 03.2022r.
TYTUŁ RYSUNKU: RZUT PIĘTRA - INSTALACJA WOD-KAN		SKALA: 1:100
PROJEKTOWAŁ: mgr inż. Krzysztof LACHOWICZ		RYS.NR 2
SPRAWDZIŁ: mgr inż. Agata LACHOWICZ		
SLK/0476/POOS/04		
SLK/8422/PBS/18		